





Stato di Progetto
Pianta Livello S1
Scala 1:100

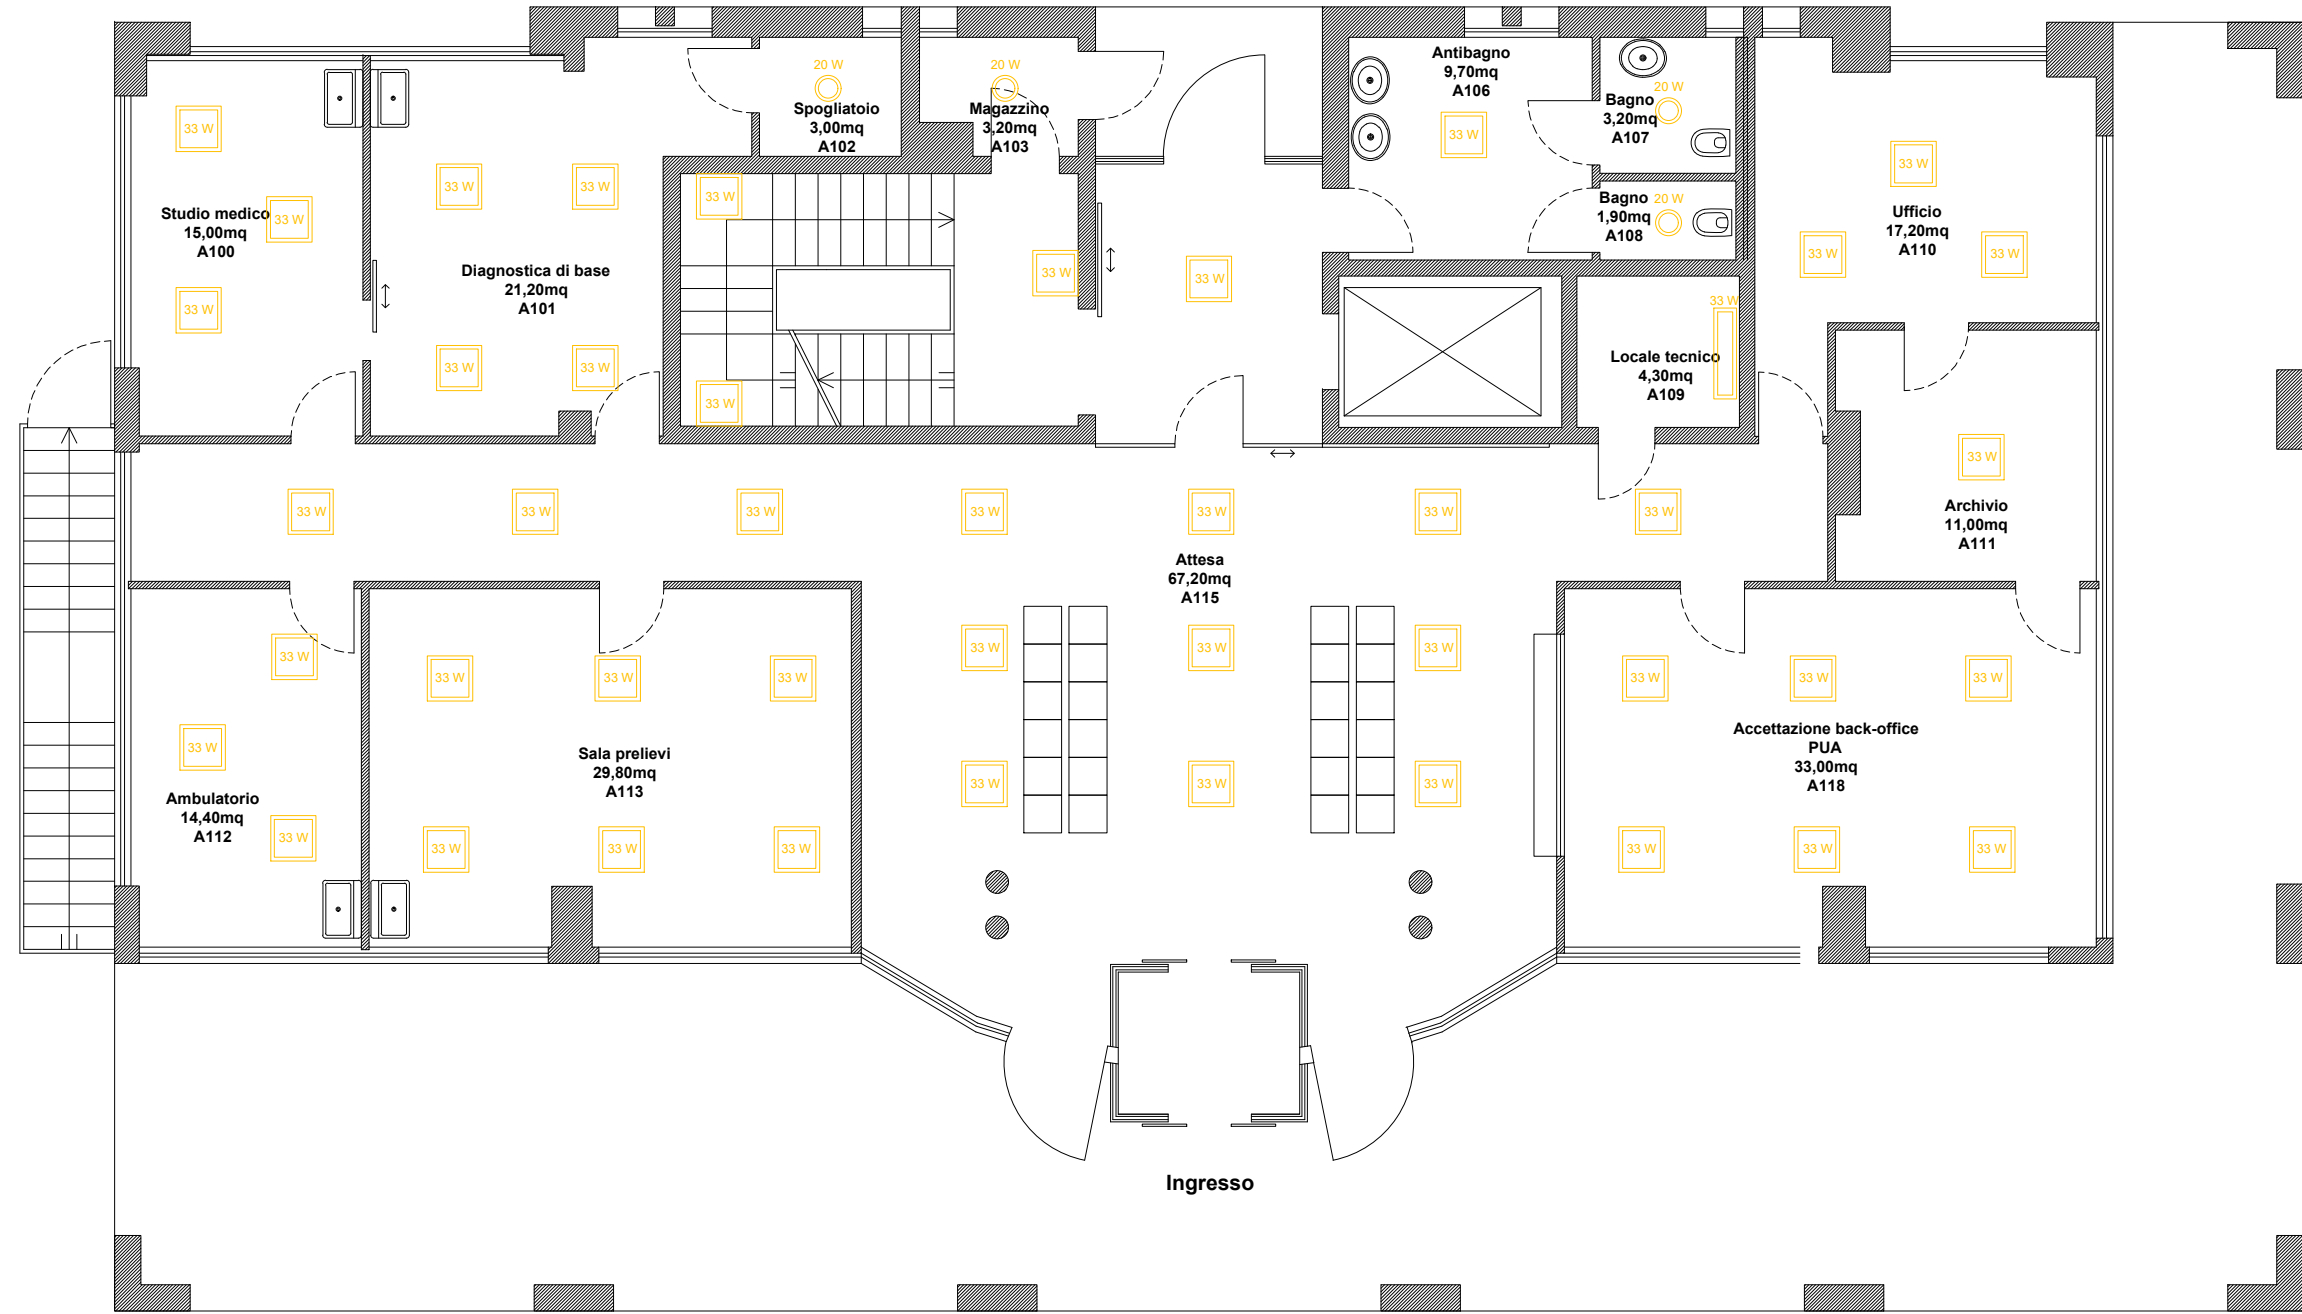

Stato di Progetto
Pianta Livello A
Scala 1:100

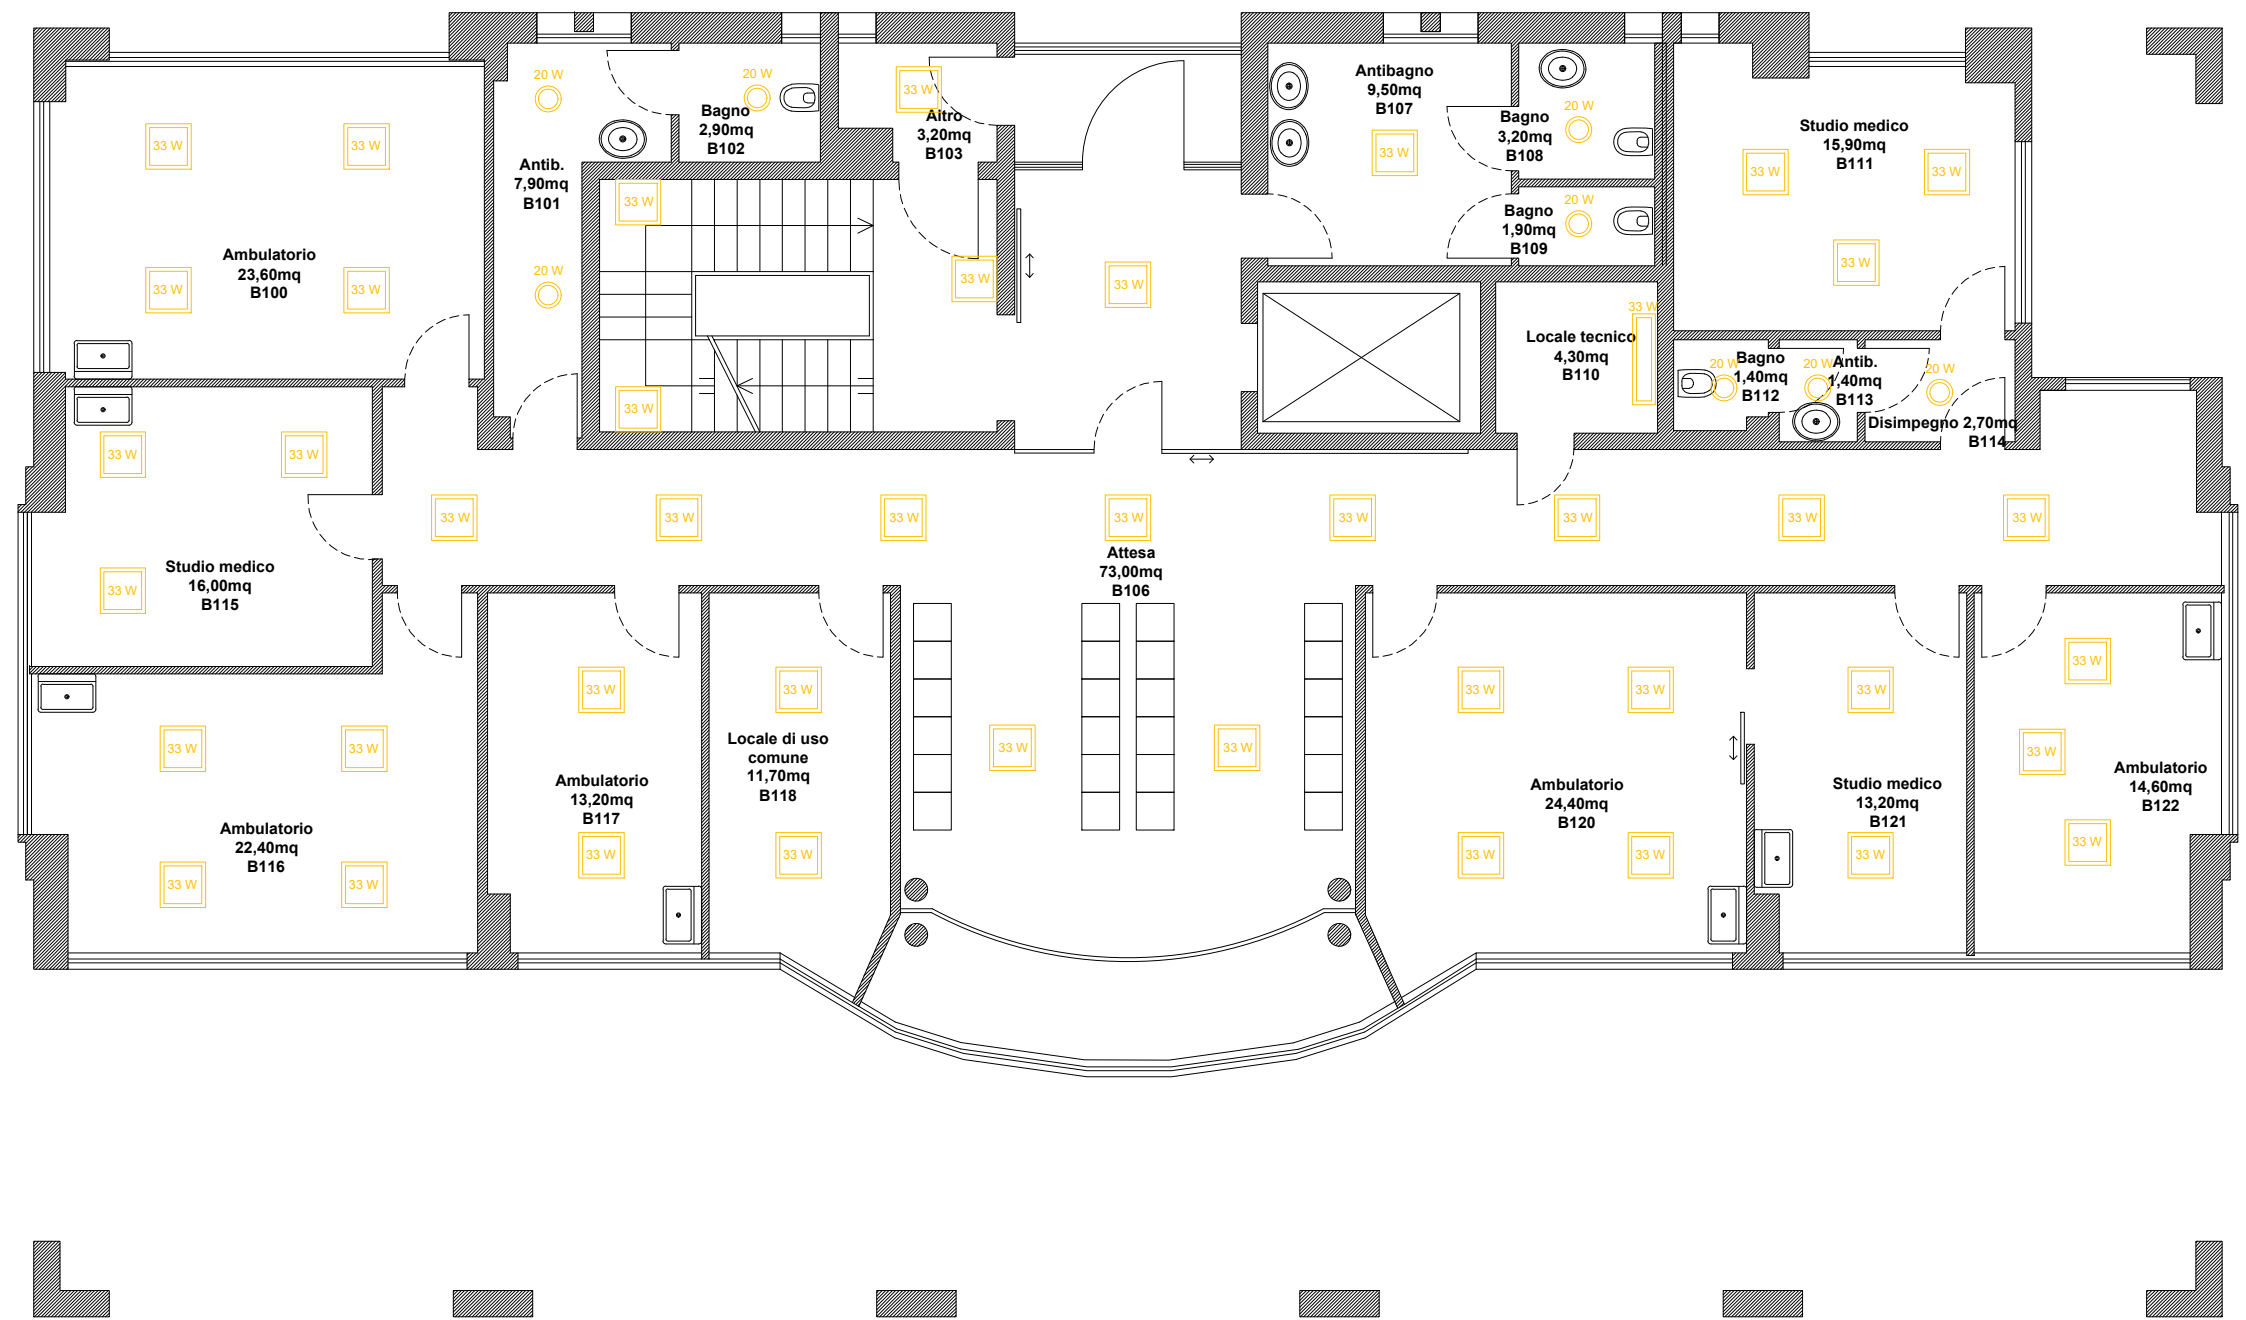

Stato di Progetto
Pianta Livello B
Scala 1:100



PIANO / MISSIONE
"PNRR / M6 - Piano nazionale di ripresa e resilienza / Missione 6 "Salute"

COMPONENTE C1
"Reti di prossimità, strutture e telemedicina per l'assistenza sanitaria territoriale"

INVESTIMENTO M6C1 I 1.1
"Case della Comunità e presa in carico delle persone"

Oggetto: **Casa della Comunità sede di Villorba**

Sede: **Casa della Comunità Via Silvio Pellico 16 - VILLORBA (TV)**

Fase: **PROGETTO ESECUTIVO**

Disciplina: **IMPIANTO ELETTRICO**

Elaborato: **Planimetria distribuzione imp. elettrici liv S1-A-B**

Numero: **VI-PE-EL-32**

Scala: **--**

Progettazione: **U. O. C. Servizi Tecnici e Patrimoniali Azienda ULSS 2 Marca Trevigiana Ing. F. Cassari Collaboratori: Per. Ind. C. Pinese Ing. A. Barbieri Arch Guido Stella Arch Enrico Vazzoler**

Data: **Maggio 2023** Revisione: **00**

RUP: **U. O. C. Servizi Tecnici e Patrimoniali Azienda ULSS 2 Marca Trevigiana Dott. Lucio D' Este**